




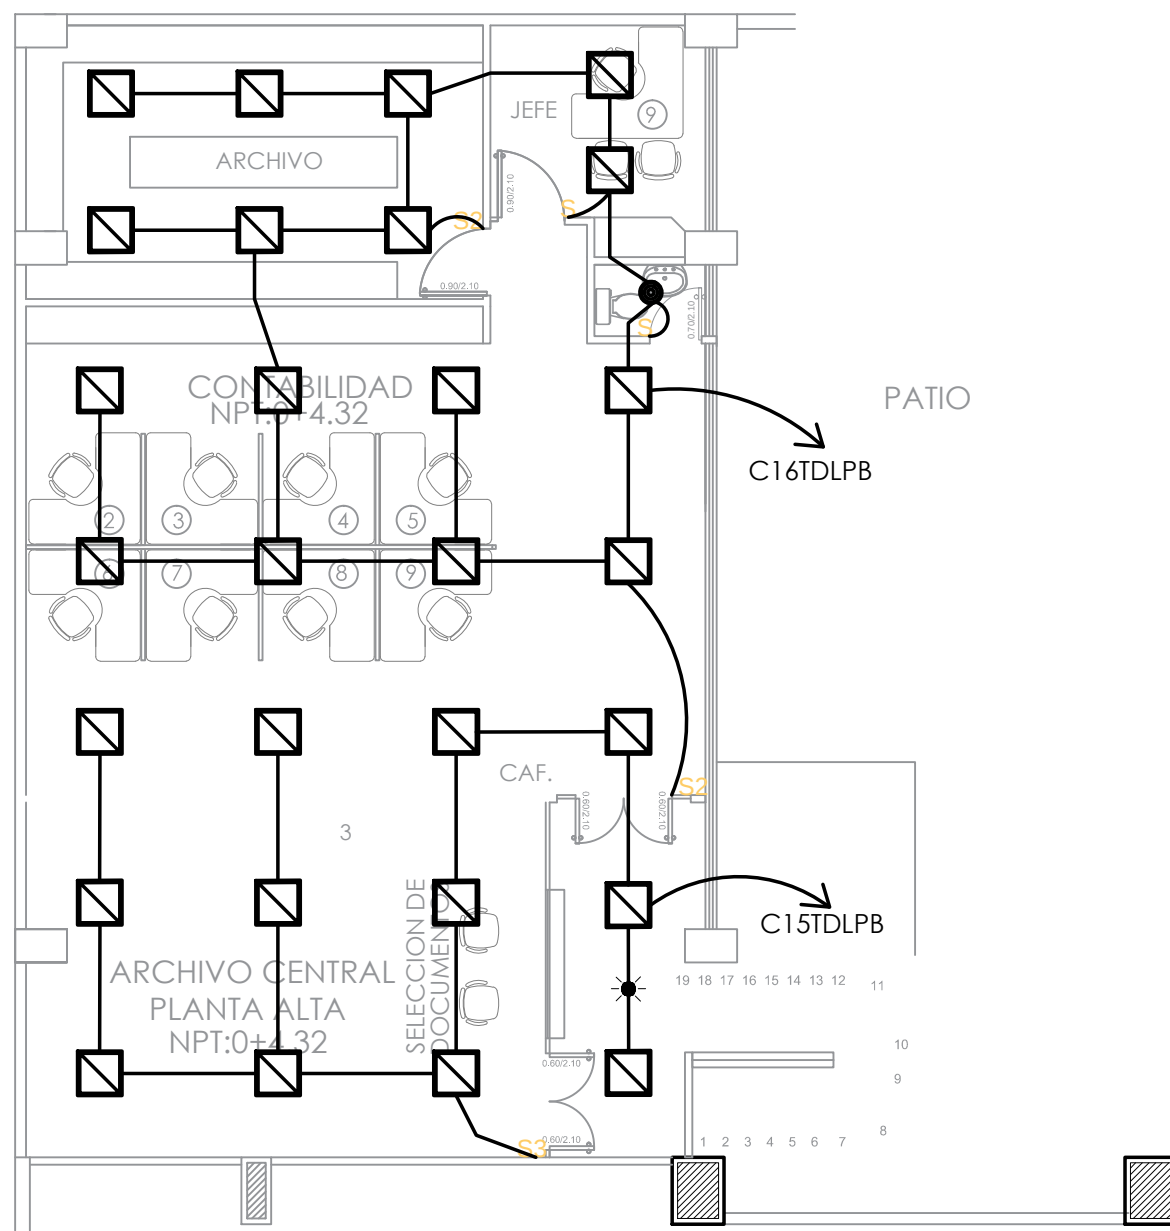


MEZZANINE: ARCHIVO CENTRAL / CONTABILIDAD
NPT:0+4.32
ESCALA 1:100

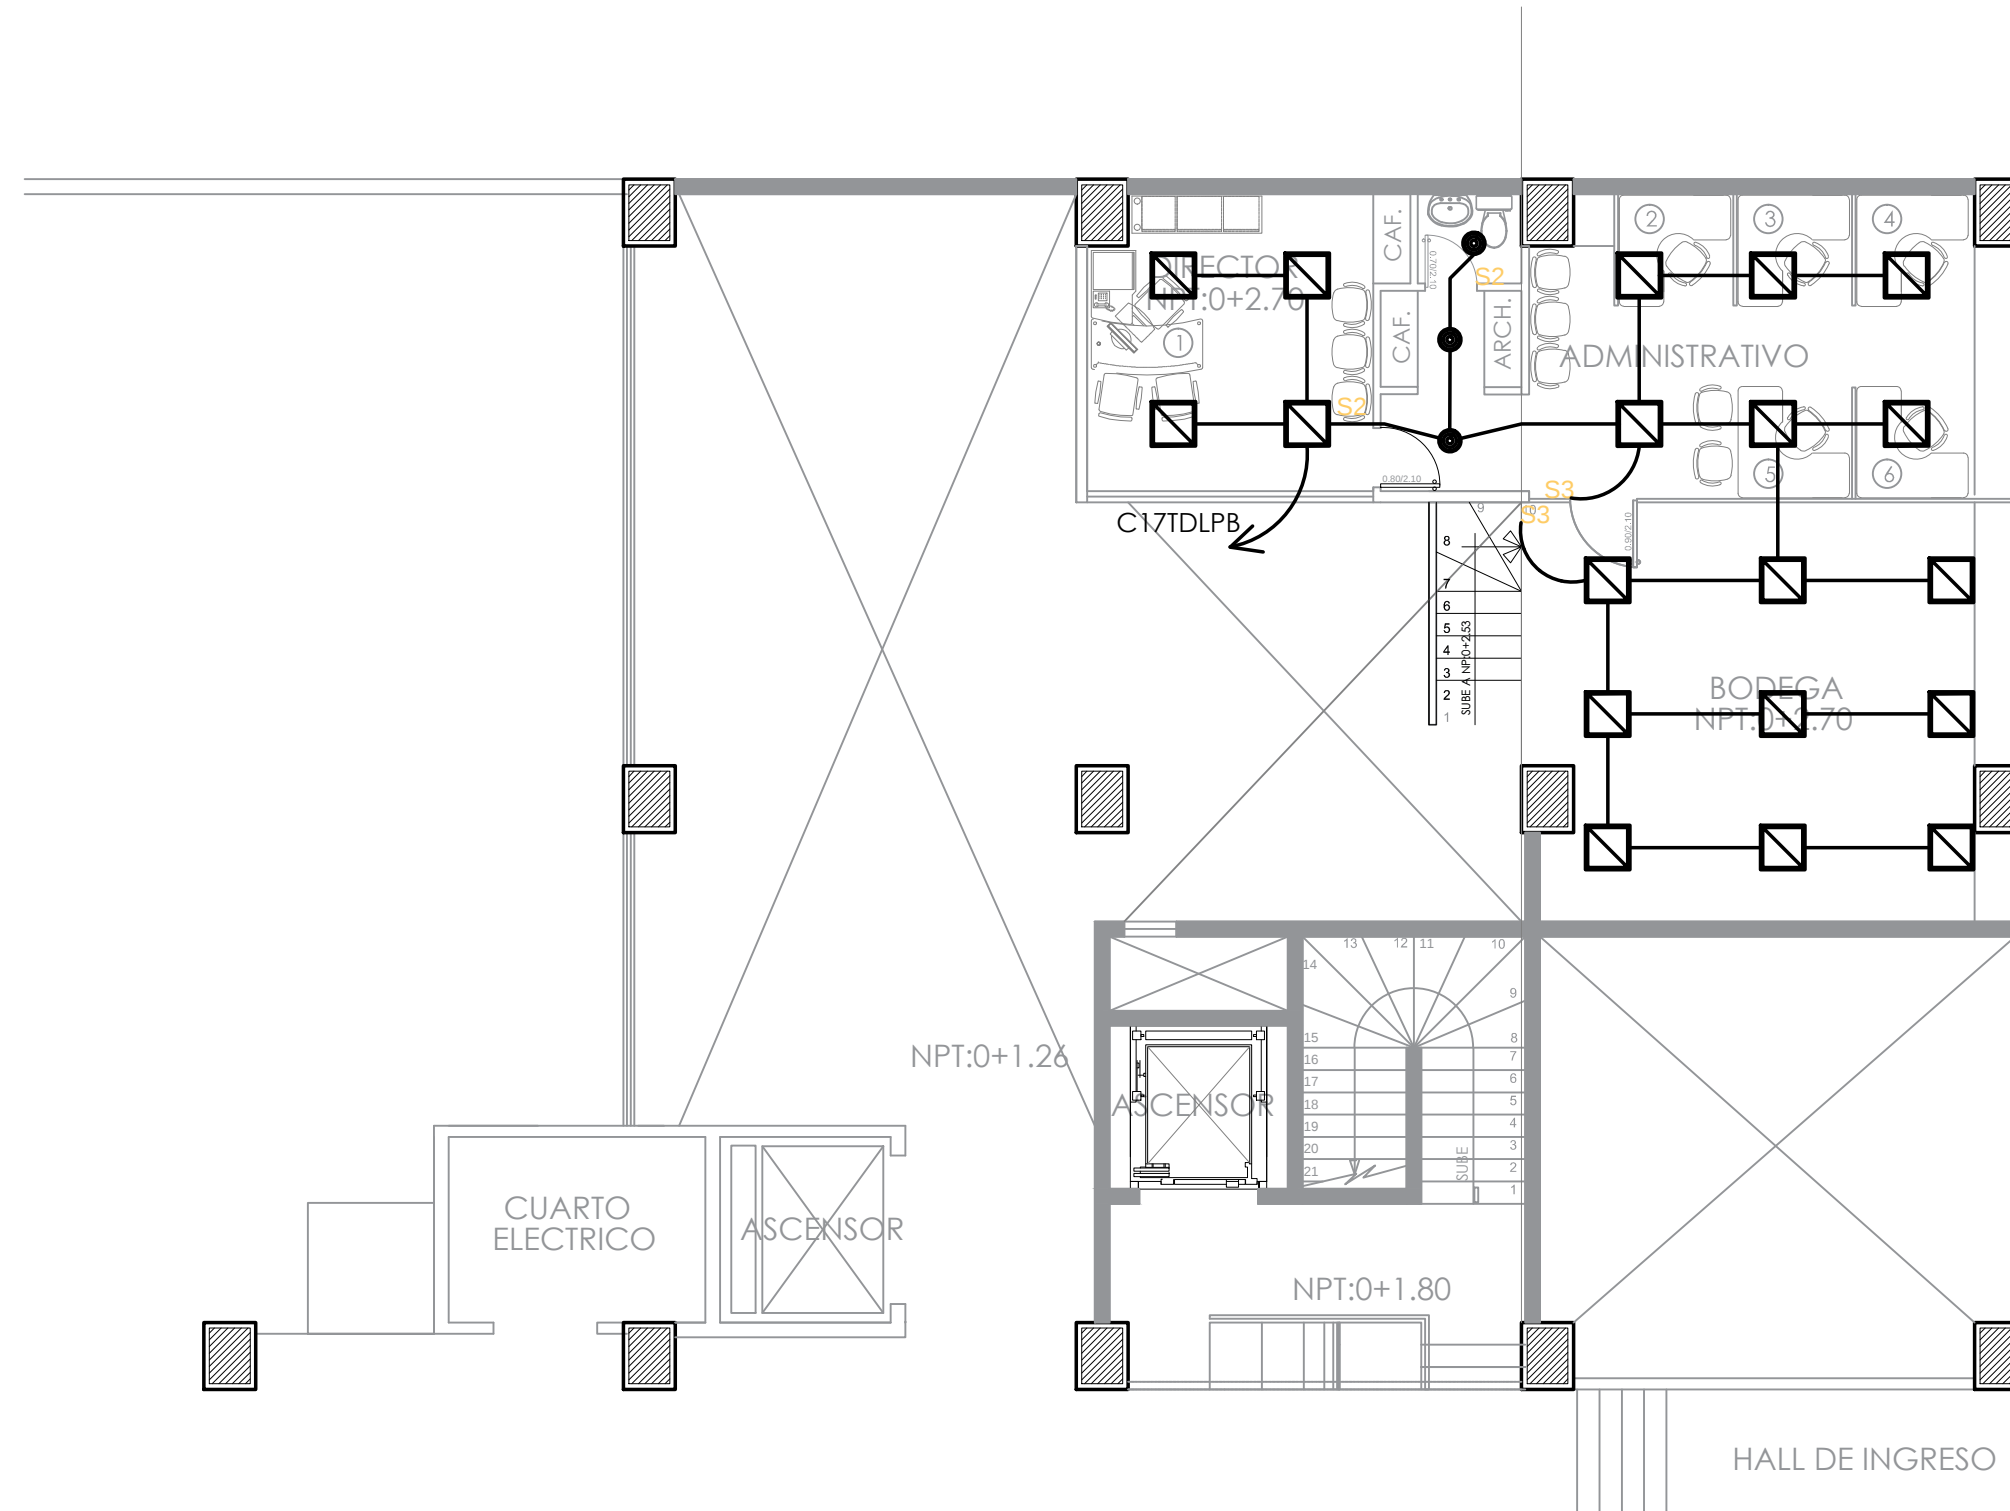

PLANTA MEZANINE LADO CALLE 9 DE OCTUBRE
ESCALA 1:100

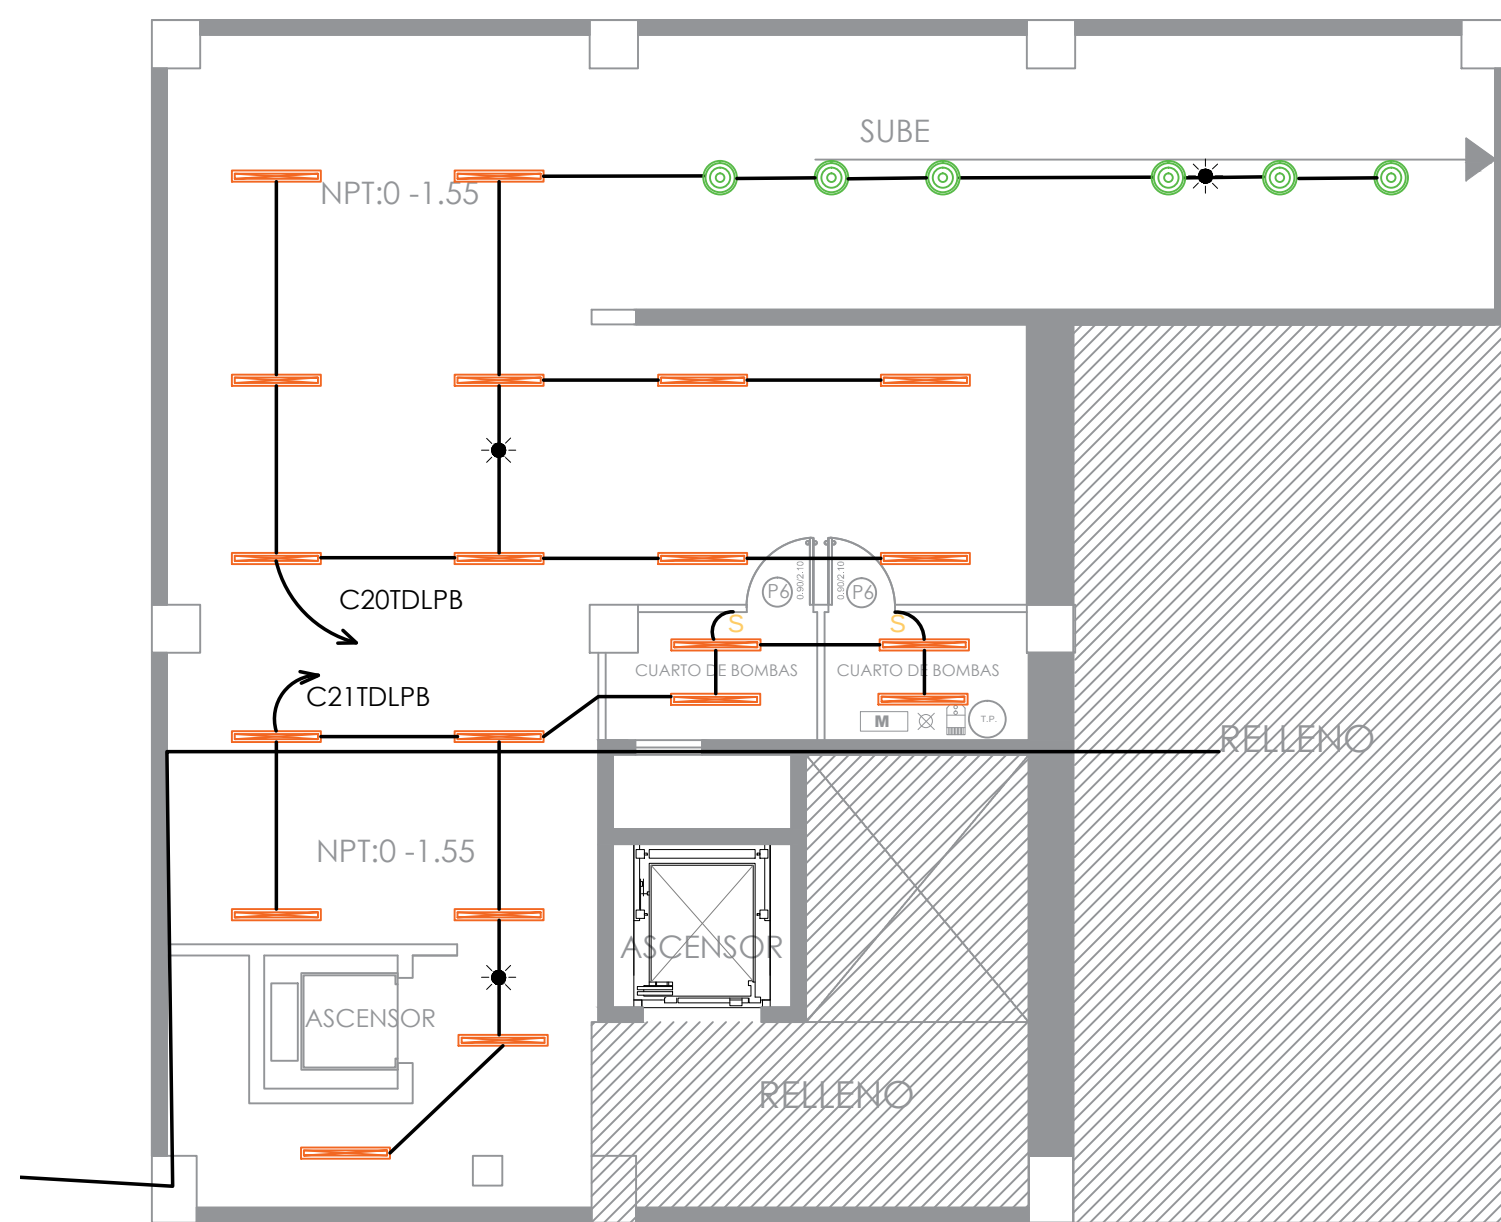


PLANTA SUB-SUELO
ESCALA 1:100

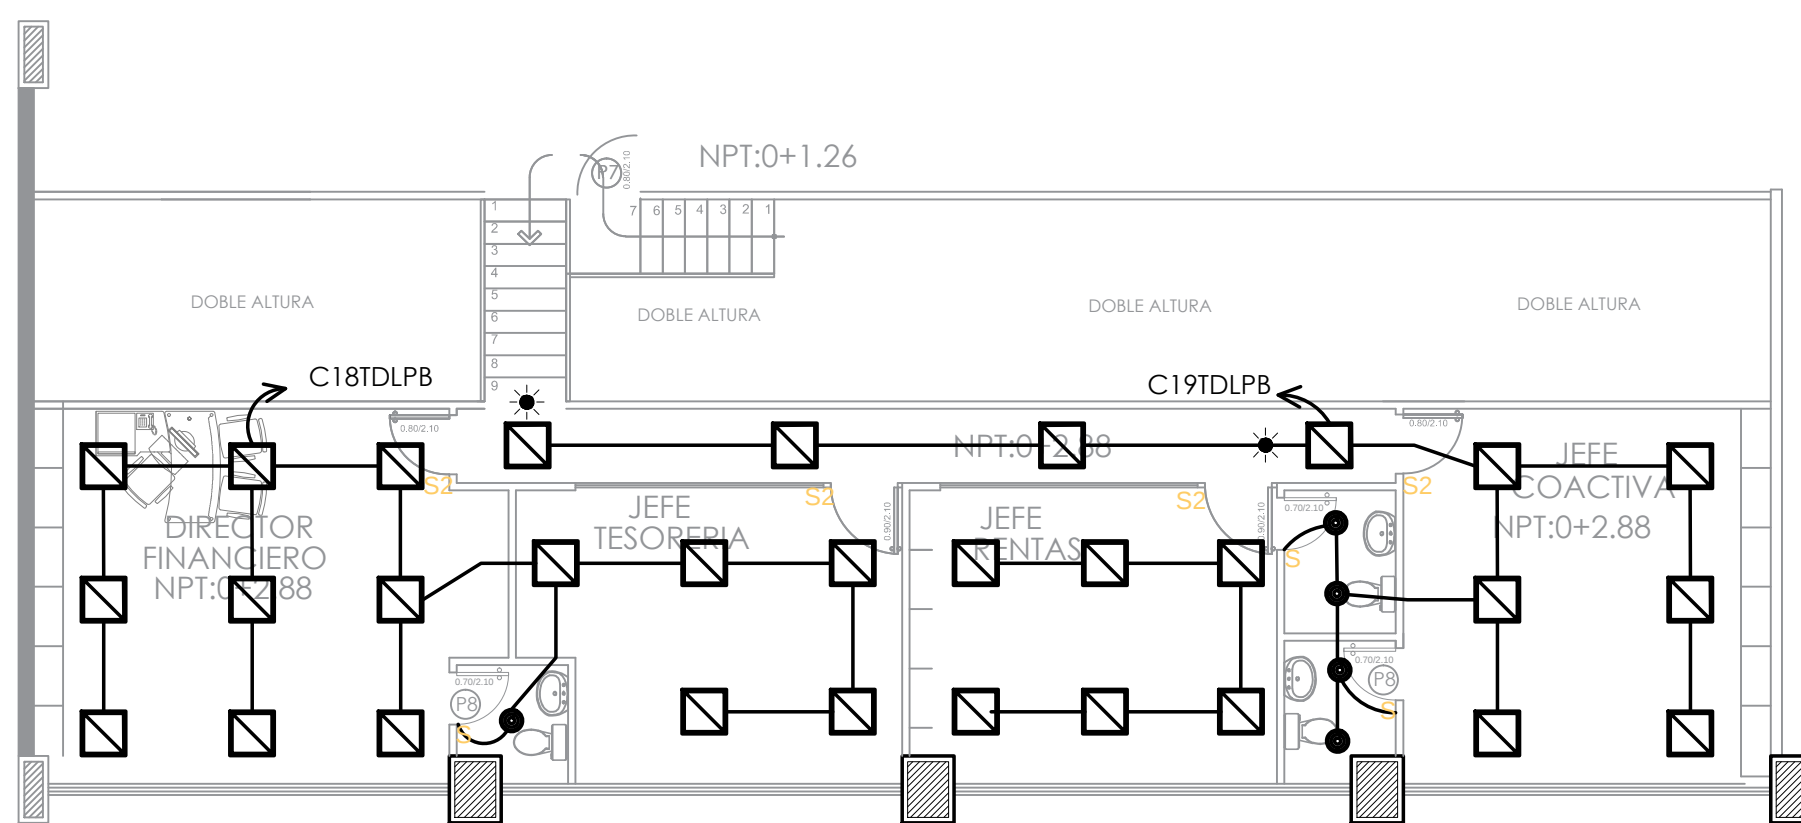

PLANTA MEZANINE LADO CALLE BOLIVAR
ESCALA 1:100

SIMBOLOGÍA	
	LUMINARIA EMPOTRABLE PANEL LED CUADRADO 45W, 5000K, AL MENOS 3500 LÚMENES 120V, 60Hz
	LUMINARIA DOWNLIGHT LED EMPOTRABLE 24W DE AL MENOS 1900 LÚMENES
	LUMINARIA DOWNLIGHT LED LED EMPOTRABLE 18W DE AL MENOS 1100 LÚMENES
	LUMINARIA LED DOWNLIGHT DICROICO, CIRCULAR DE 5W
	LUM. ORNAMENTAL WAVE P4m
	LUMINARIA EMPOTRABLE PANEL LED RECTANGULAR 55W 5000K, AL MENOS 5000 LÚMENES 120V, 60Hz
	REFLECTOR LED EXTERIOR 100W, 220V
	INTERRUPTOR SIMPLE
	INTERRUPTOR DOBLE
	INTERRUPTOR TRIPLE
	SENSOR 360°
	CAJAS EMT 10x10
	TUBERÍA EMT 1/2 QUE CONTIENE 2 CABLES N° 12 THHN AWG PARA LA FASE, NEUTRO Y #14 THHN AWG TIERRA
	SENSOR 180°
	LUMINARIA LED TIPO ACRÍLICA 2X18W, 100-220V
	LUMINARIA LED TIPO HERMÉTICA 2X18W, 100-220V
	LUMINARIA LED PARA ESCENARIO DMX RGB MULTICOLOR

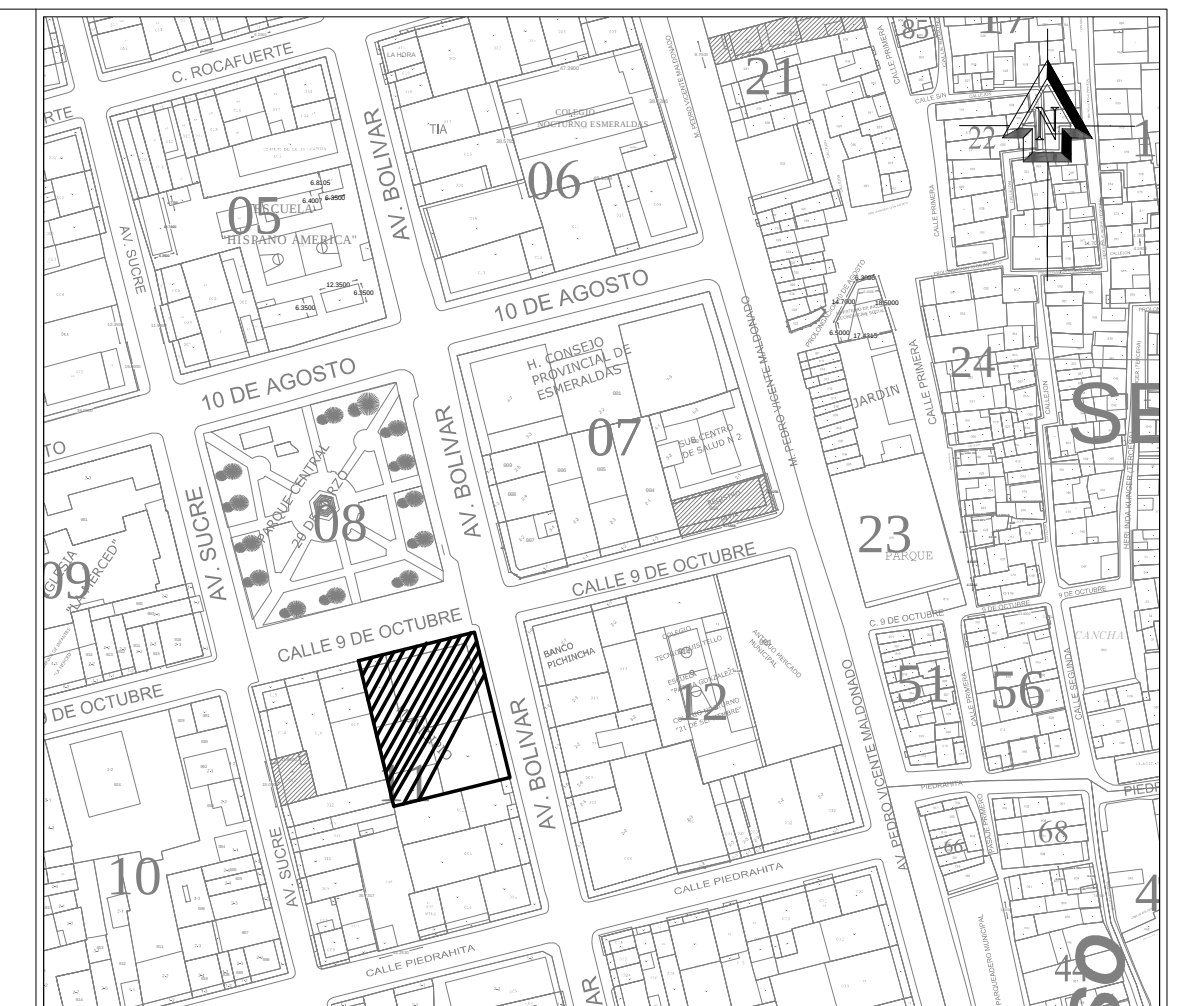

UBICACIÓN



Alcaldía de ESMERALDAS

DIRECCIÓN DE GESTIÓN PLANIFICACIÓN
GOBIERNO AUTÓNOMO DESCENTRALIZADO DEL CANTÓN ESMERALDAS

UNIDAD DE PROYECTOS

ING. LUCÍA SOSA ROBINZÓN
ADMINISTRACIÓN 2019-2023

ELABORADO POR:

TÉCNICO DE PLANIFICACIÓN
ING. LIZARDO SEGURA M.

REVISADO POR:

JEFA DE UNIDAD DE PROYECTOS
ARQ. NELLY GARVACHE ZAMBRANO

APROBADO POR:

DIRECTOR DE GESTIÓN DE PLANIFICACIÓN
ARQ. WILLIAM PALACIOS SANTANA

PROYECTO:
"REMEDIACIÓN DEL EDIFICIO PRINCIPAL DEL GOBIERNO AUTÓNOMO DESCENTRALIZADO MUNICIPAL DEL CANTÓN ESMERALDAS Y EL PARQUE CENTRAL 20 DE MARZO"

CONTENIDO:
ILUMINACIÓN PLANTA BAJA

OBSERVACIONES:

OBJETO DE OBRA: PROYECTO DEFINITIVO

ESCALA: INDICADA
FECHA: AGO/2020
No. DE LÁMINA: **ELEC-ILU 6**
D E 6