

UBICACIÓN



DIRECCIÓN DE GESTIÓN PLANIFICACIÓN  
GOBIERNO AUTÓNOMO DESCENTRALIZADO DEL CANTÓN ESMERALDAS

UNIDAD DE PROYECTOS

ING. LUCÍA SOSA ROBINZÓN  
ADMINISTRACIÓN 2019-2023

ELABORADO POR:

TÉCNICO DEL GADMCE  
ING. MIGUEL A. RAMÍREZ OBANDO

COORDINADO POR:



JEFA DE UNIDAD DE PROYECTOS  
ARQ. NELLY GARVACHE ZAMBRANO

APROBADO POR:

DIRECTOR DE GESTIÓN DE PLANIFICACIÓN  
ARQ. WILLIAM PALACIOS SANTANA

PROYECTO:

"REMEDIACIÓN DEL EDIFICIO PRINCIPAL DEL GOBIERNO AUTÓNOMO DESCENTRALIZADO MUNICIPAL DEL CANTÓN ESMERALDAS Y EL PARQUE CENTRAL 20 DE MARZO"

CONTENIDO:

5° PLANTA ALTA N+14.92  
SISTEMA CONTRA INCENDIOS  
-ROCIADORES-

OBSERVACIONES:

TIPO DE PLANOS:

SISTEMA CONTRA INCENDIOS

No. DE LÁMINA:


SCR5

ESCALA:

INDICADA

FECHA:

AGO/2020

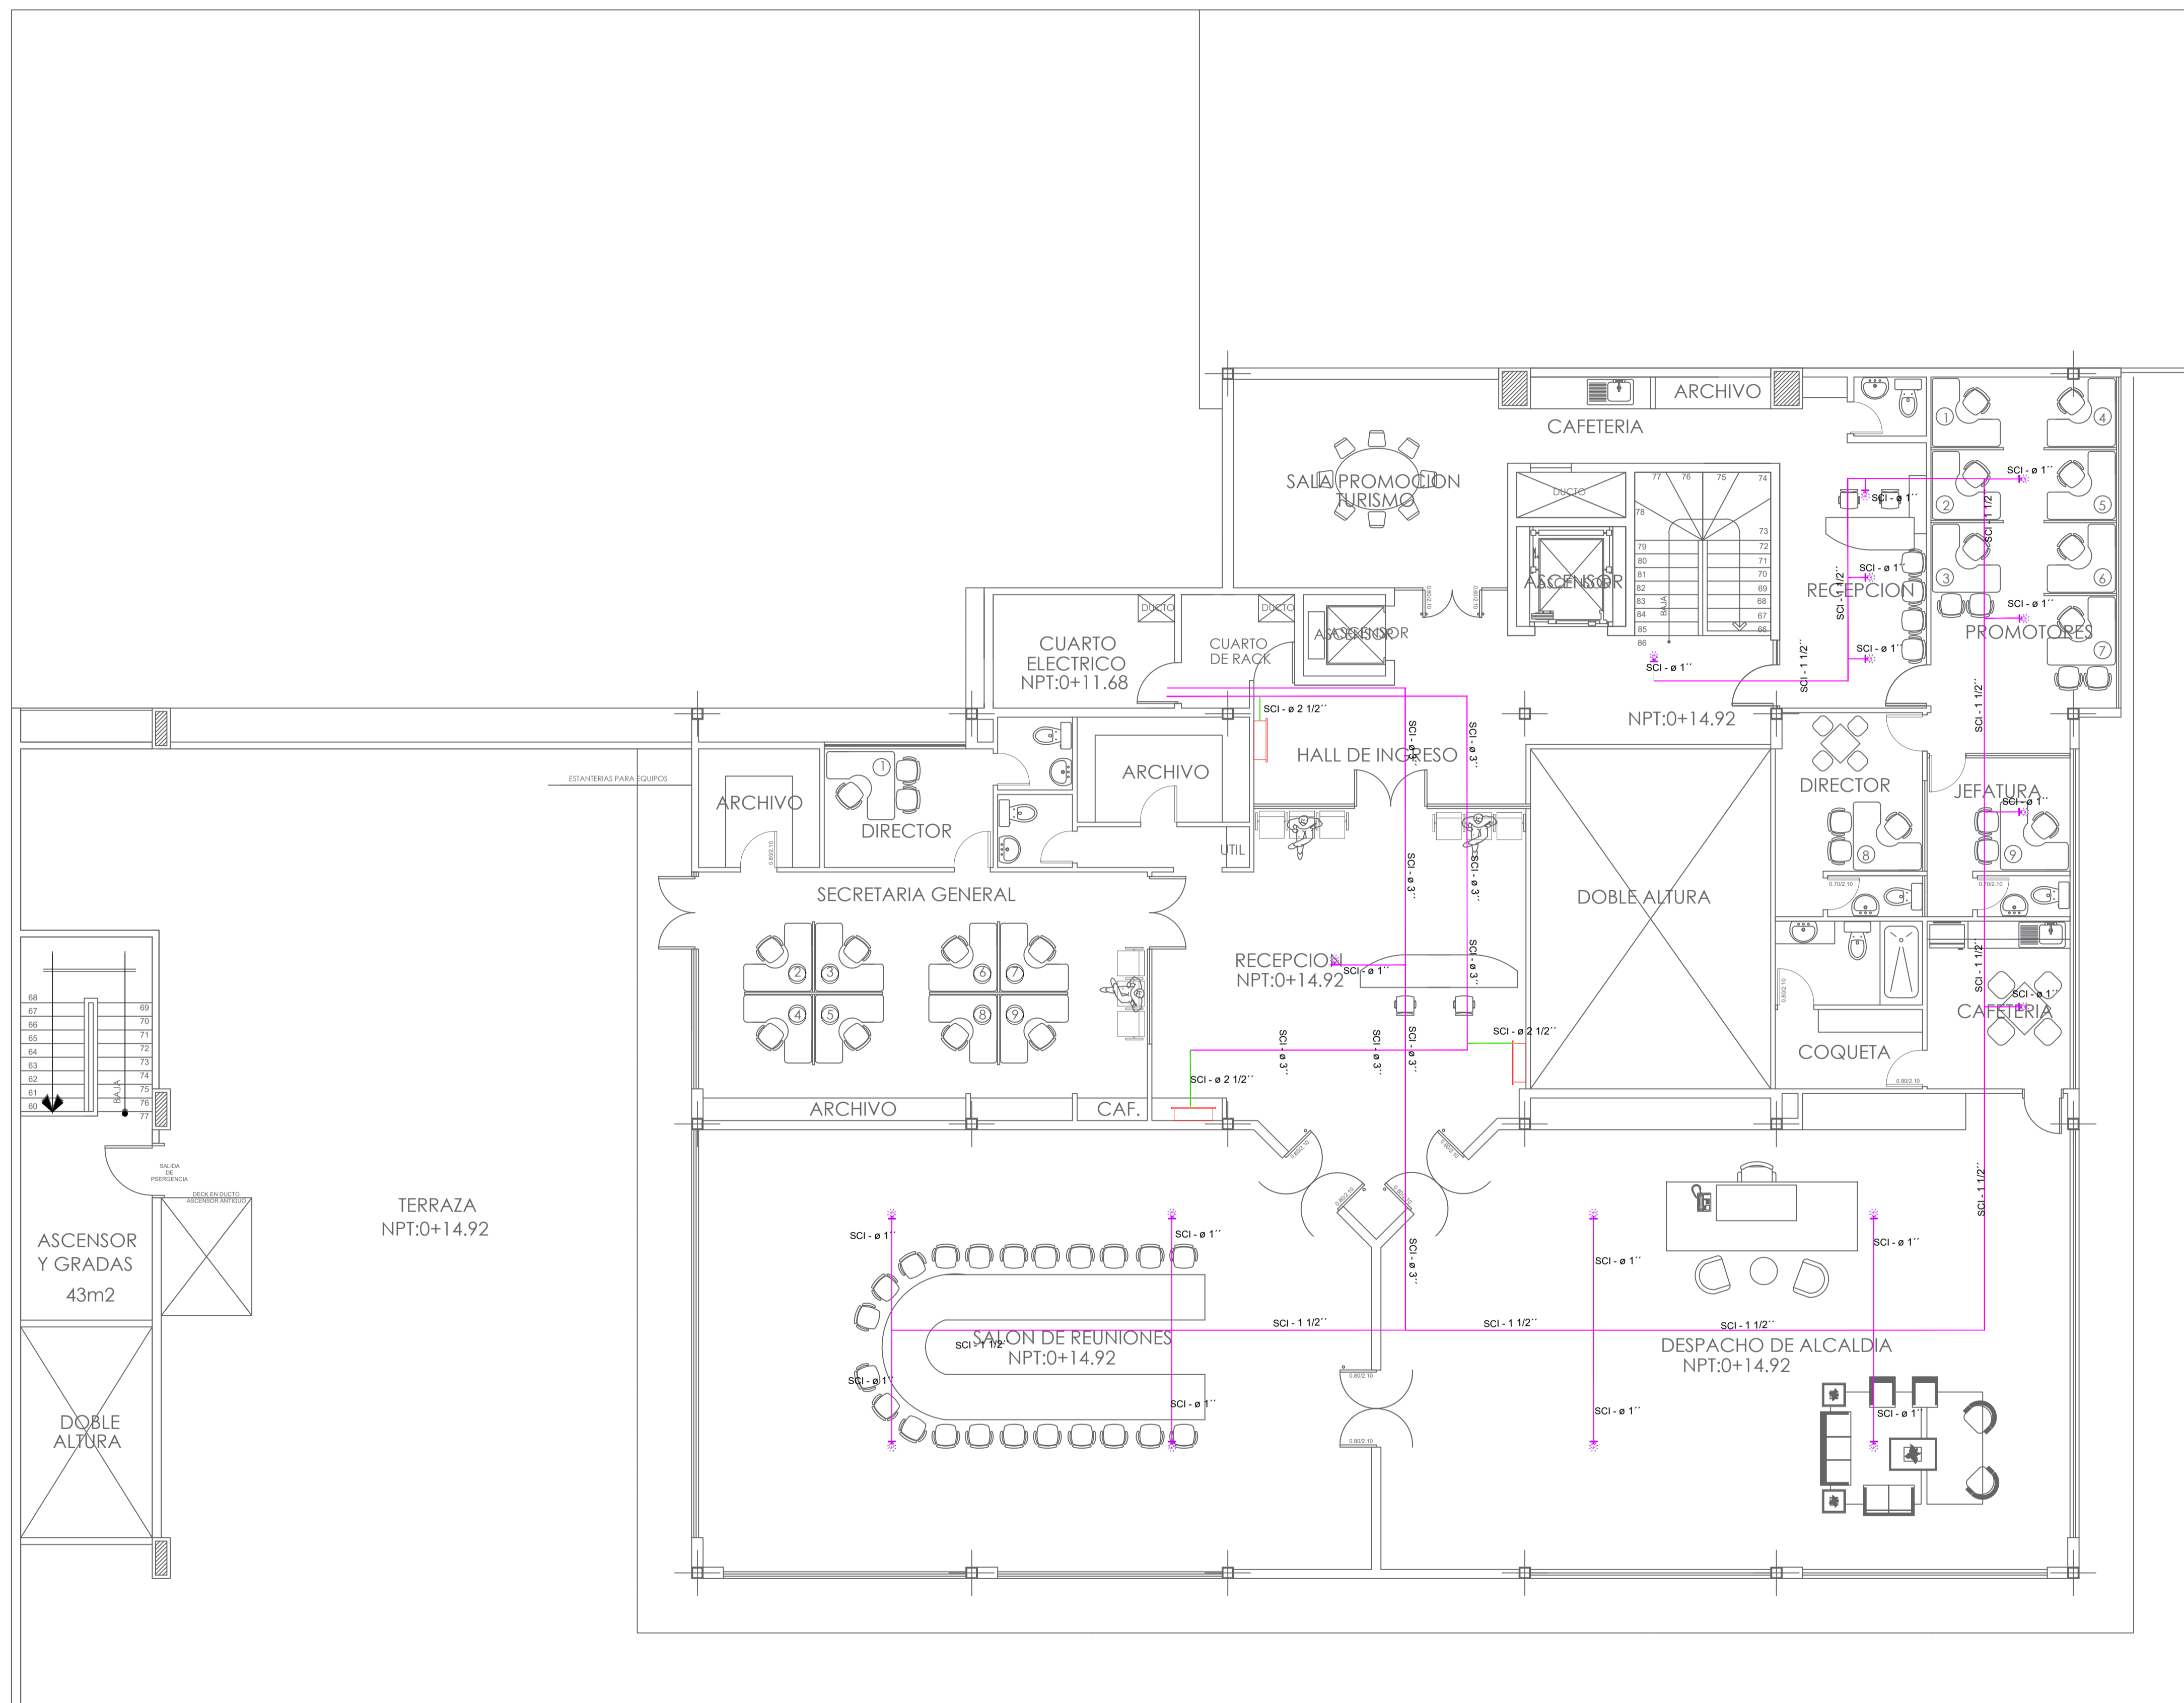

SIMBOLOGIA	
	CASETTE (12.000-24.000-36.000BTU)
	REJILLA DE DESCARGA (12" X 12")
	FANCOIL (48.000 - 60.000 BTU)
	DIFUSORES DE MANDO (12" X 12")
	DUCTOS MANGAS (Ø8")
	SPLIT (12.000 - 18.000 - 24.000BTU)

5° PLANTA ALTA N+14.92  
ESCALA 1:100